

Функциональная схема АУПС и СОУЭ



 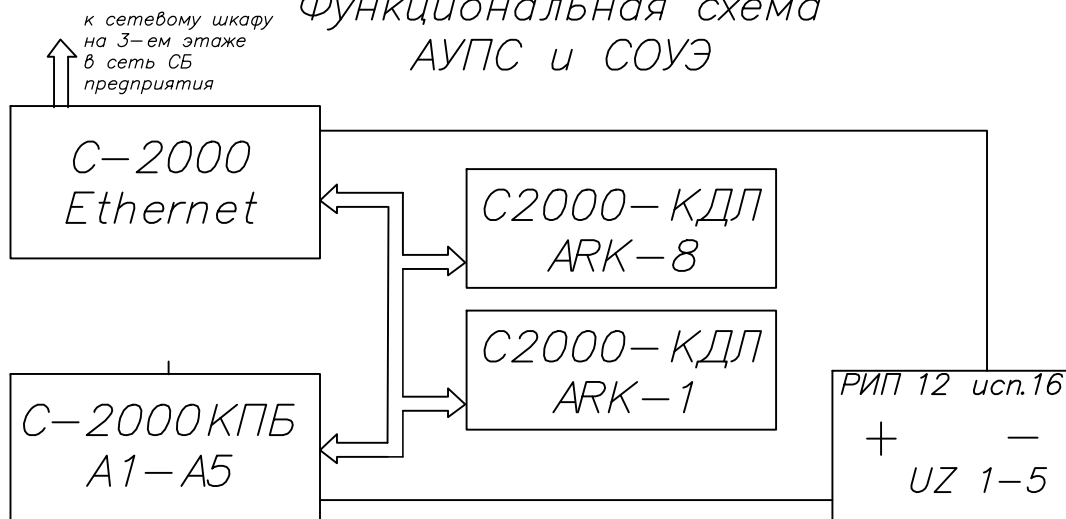


Схема расположения оборудования в шкафах

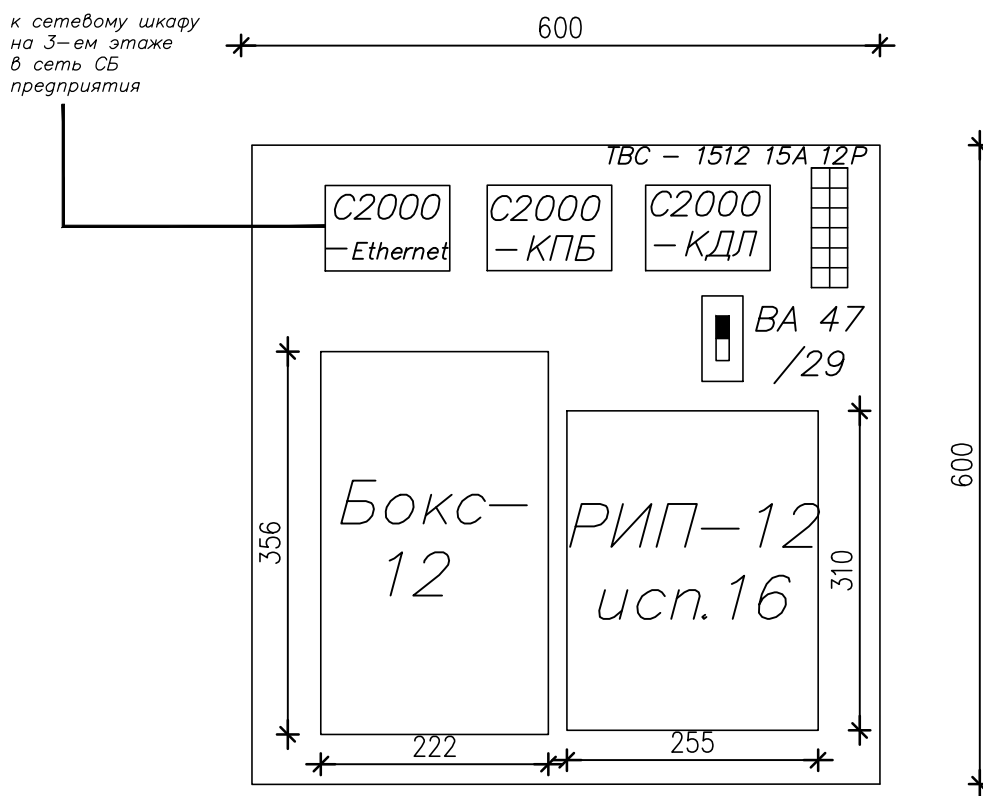

Инв.№ подл.	Подп. и дата	Взам.инв.№								
			868/18–ПС							
			Помещения АБК КПК ООО "РПРЗ" по адресу: г. Ростов-на-Дону, ул. Менжинского, 2							
Изм.	Кол.уч.	Лист	№ док.	Подп.	Дата	Автоматическая установка пожарной сигнализации и система оповещения людей при пожаре		Стадия	Лист	Листов
								Р	3	7
ГИП		Лупаносов				Функциональная схема		ИП Лупаносов В.В. www.fireburo.ru (863)256-60-56		
Инженер		Лупаносов								